



全体平面図

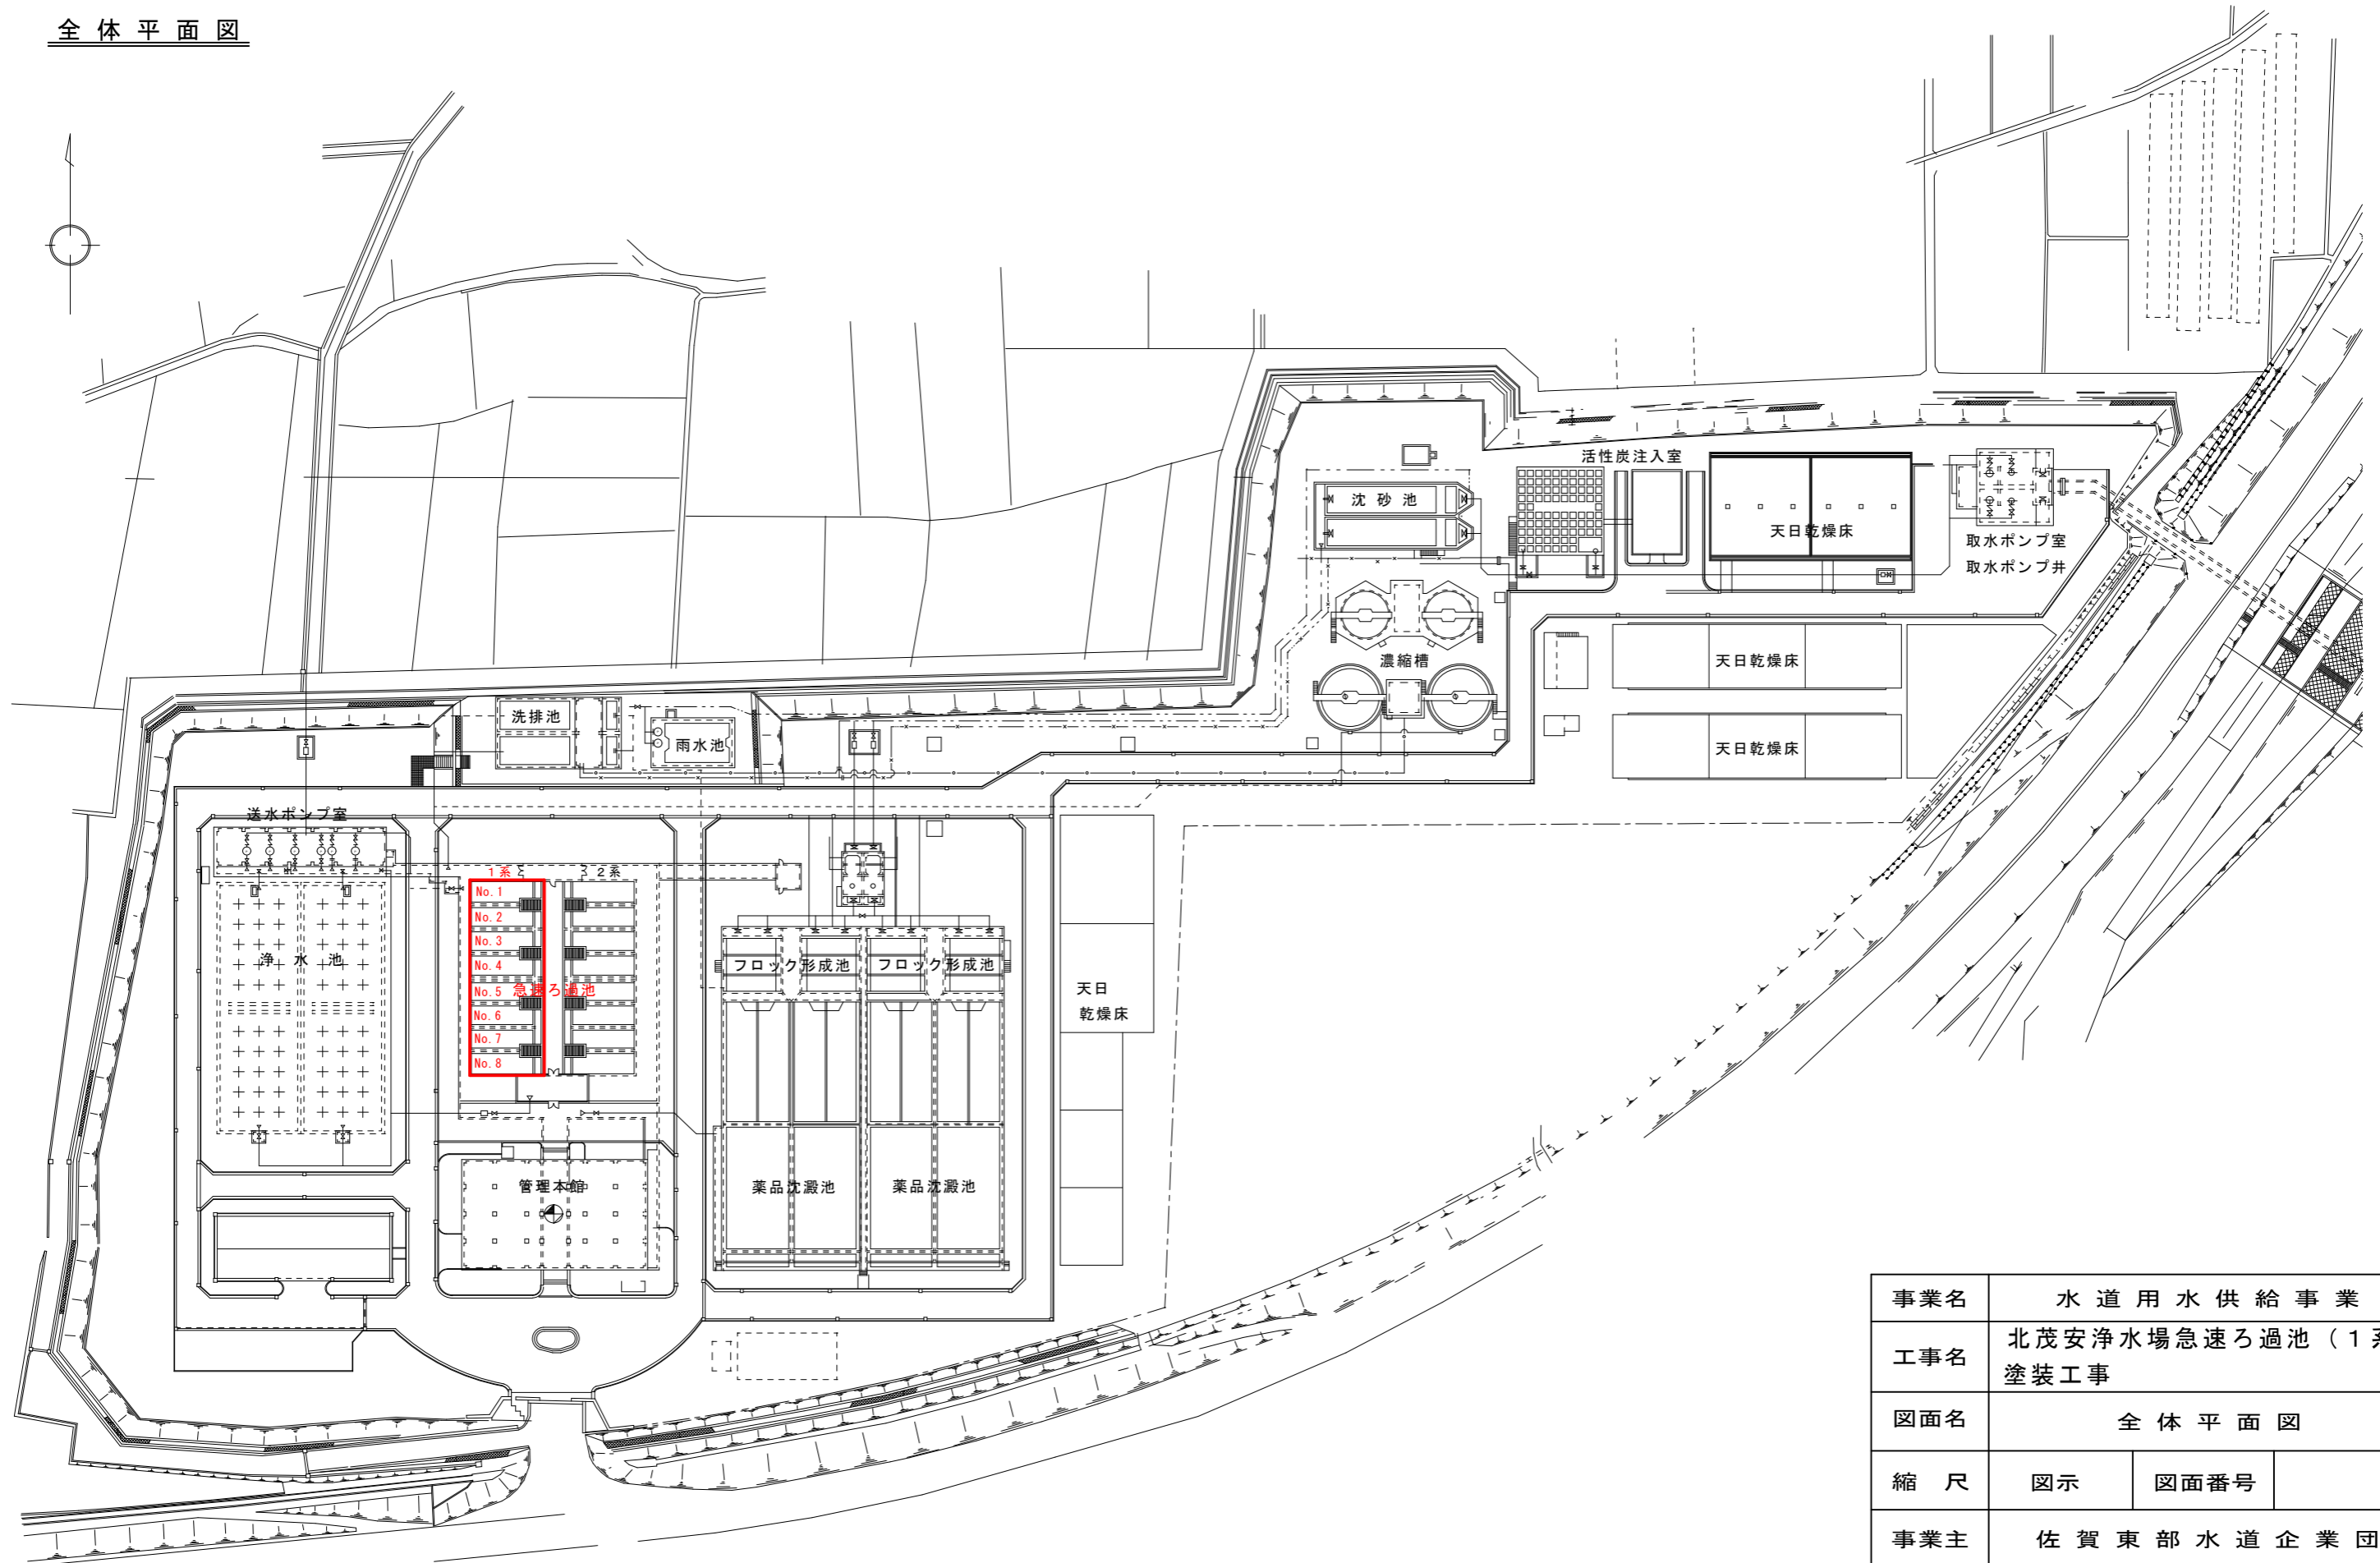


事業名	水道用水供給事業		
工事名	北茂安浄水場急速ろ過池（1系）塗装工事		
図面名	全体平面図		
縮尺	図示	図面番号	
事業主	佐賀東部水道企業団		
施工年度	令和5年度	課長	主管係長 担当者

A B C D E F G H I J K L

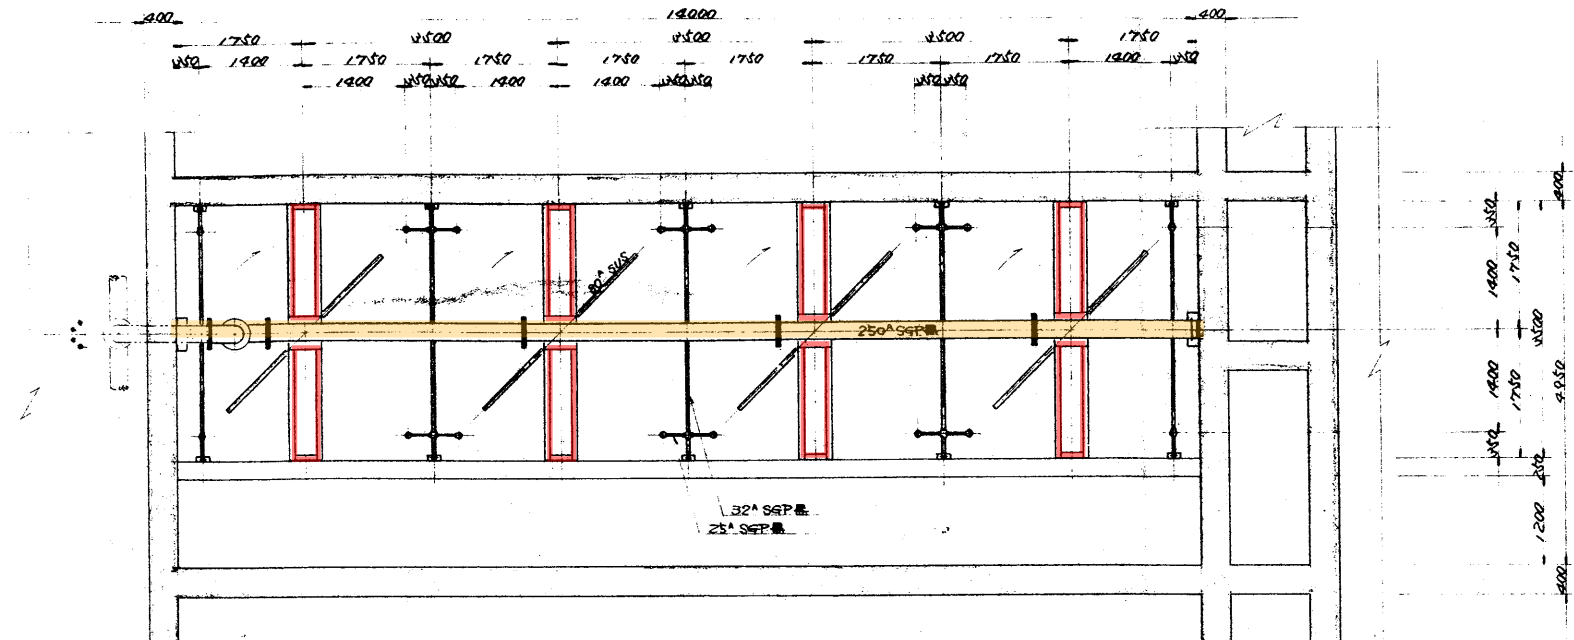

: 回転表洗管架台塗装箇所  
 : 表洗管塗装箇所

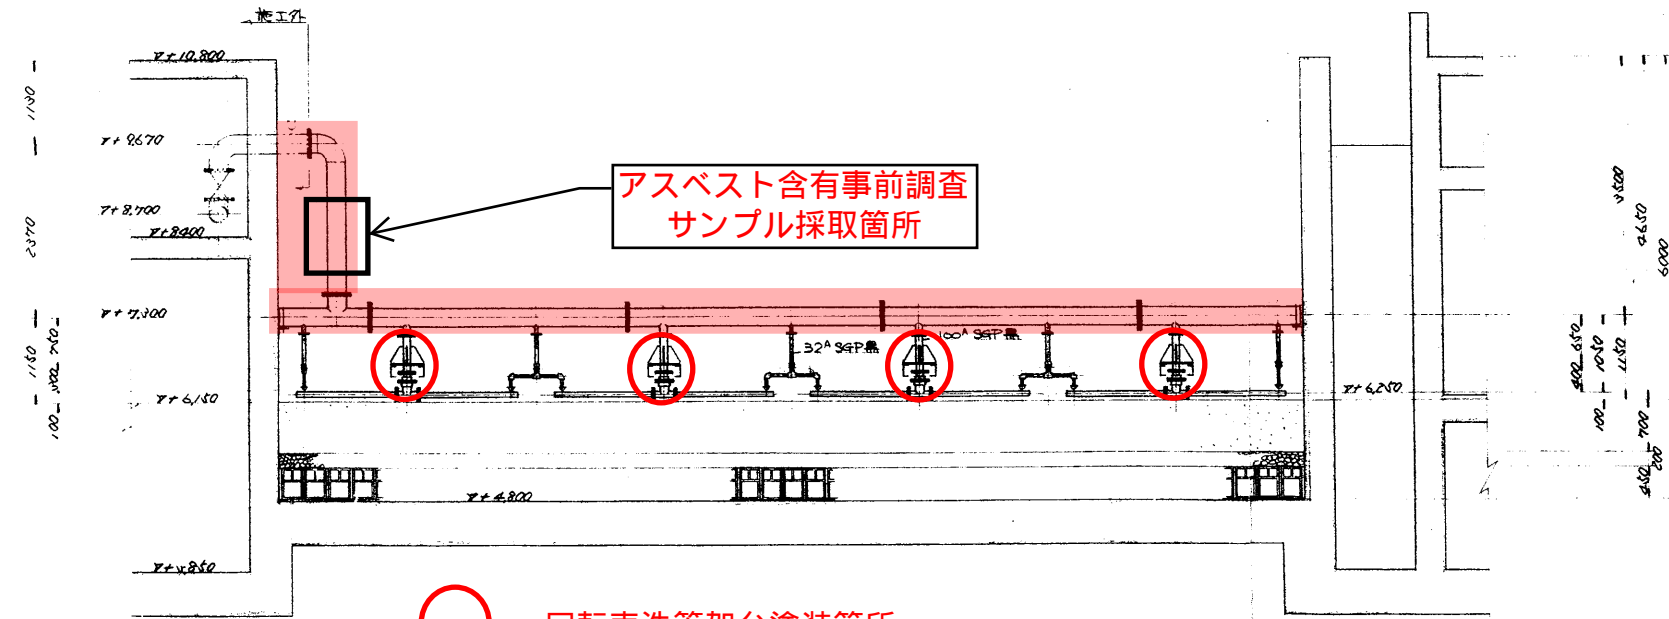



: 回転表洗管架台塗装箇所  
 : 表洗管塗装箇所

- 1) 配管材は回転表洗管 SUS304(4\*)以外全てSGP黒とする。
- 2) フリット材は全てSUS304とする。
- 3) 架台支脚金具はSS41とする。
- 4) フランジは250^A, 100^A上木(木脚)FRPフランジ、80^A, 32^A→JIS5^A FRPフランジとする。
- 5) 塗装は別紙塗装仕様書による。
- 6) 表洗水量水圧は、4.9%min(0.1%min/m<sup>2</sup>) 3^3/min(回転表洗管A)にて供給されるものとする。


品名	CFI-1300	佐賀東部水道企業団 殿
数量		
単位		
備考		表洗装置組立図
水道機工株式会社	FAX1-1221	

A B C D E F G H I J K L

排水サイフォン吸排気管塗装箇所

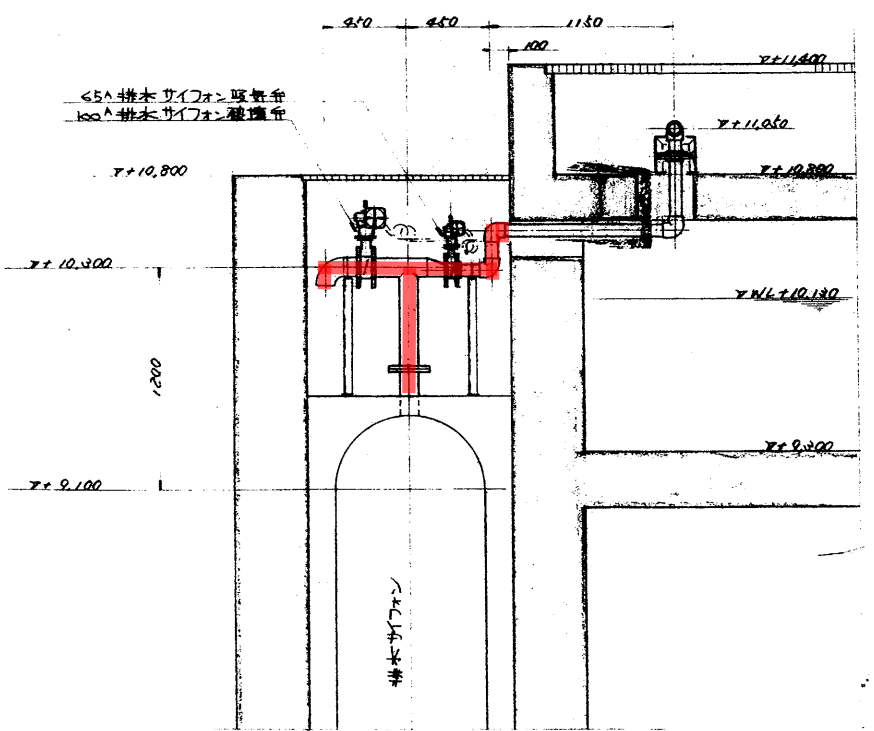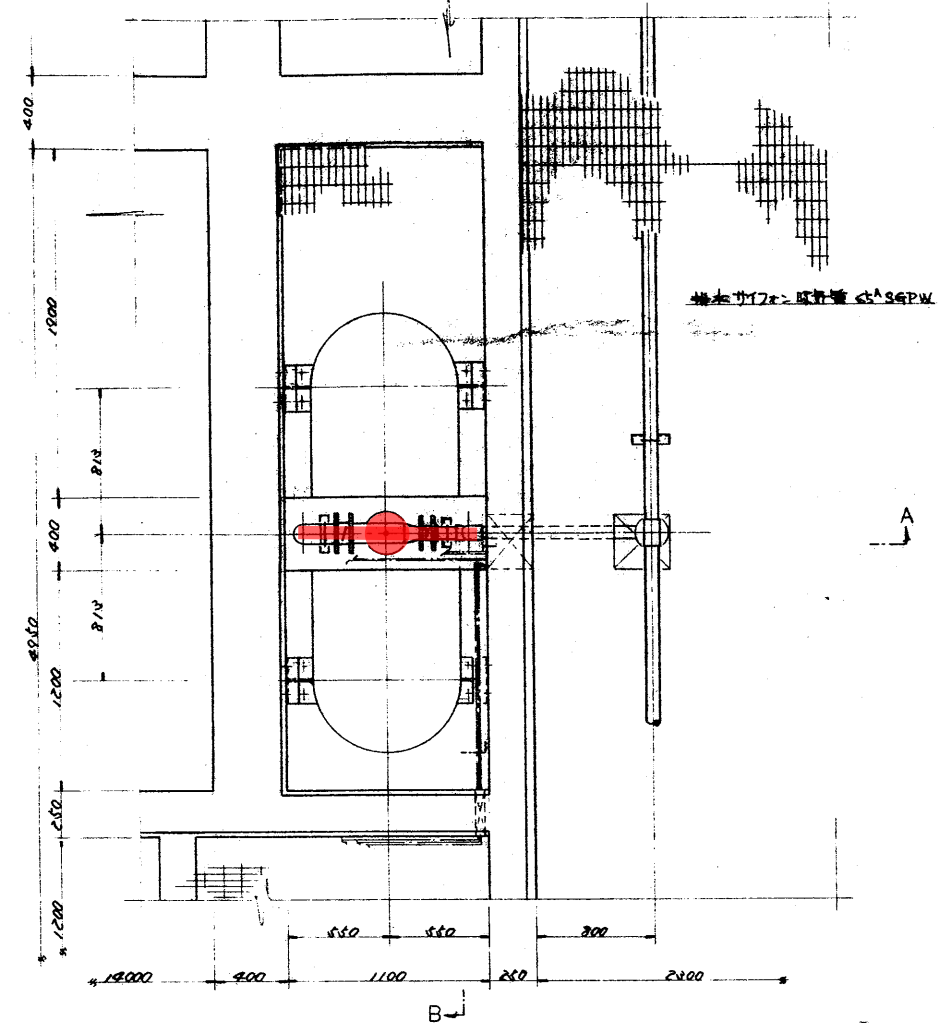

A-A 断面図

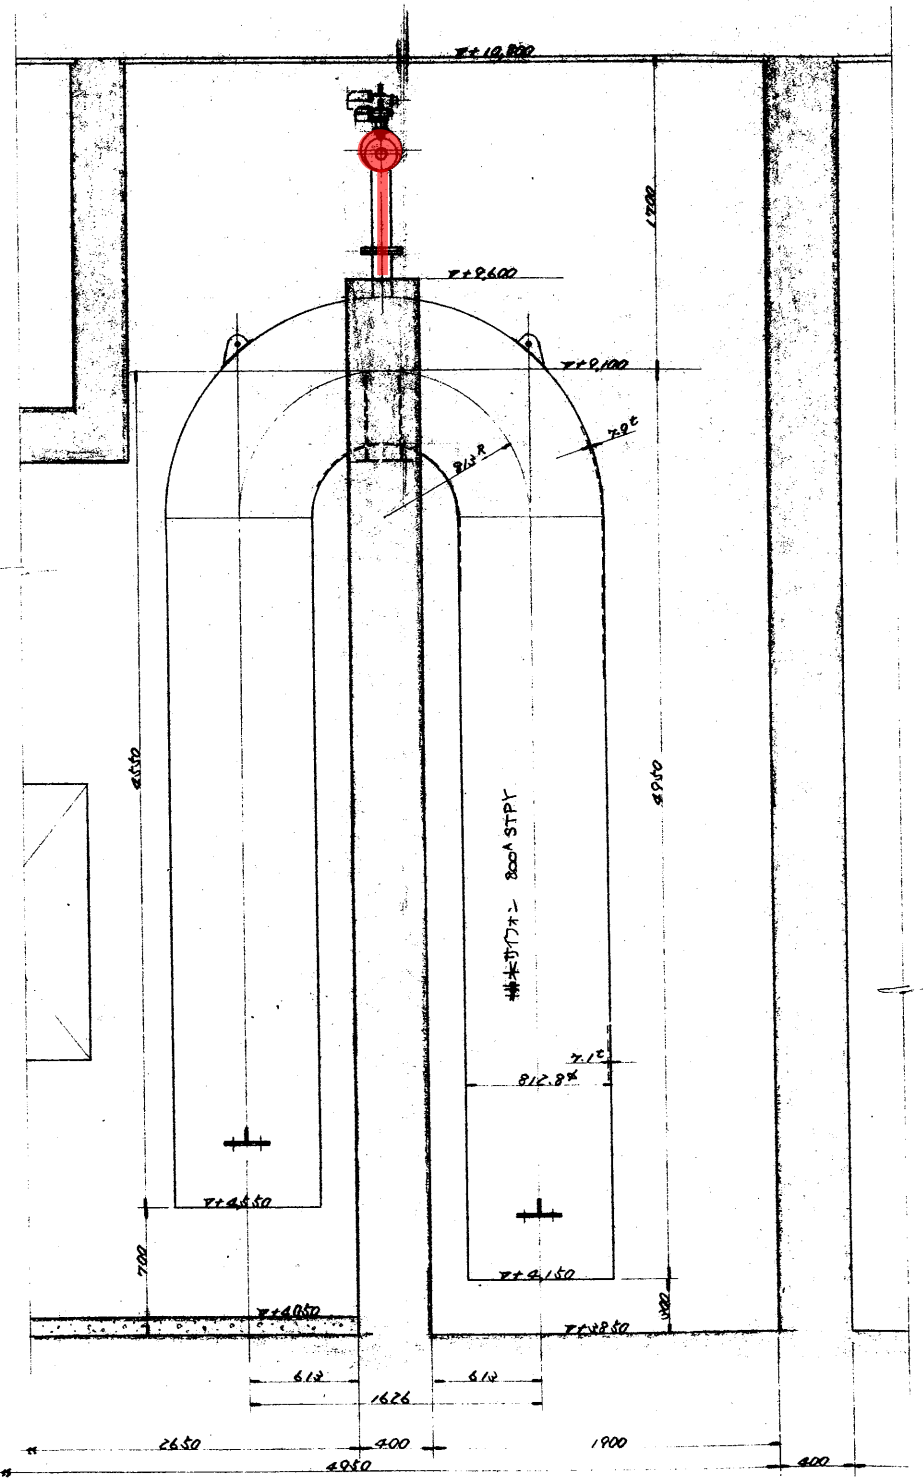


B-B 断面図

品名	JO CF1-1300	記	事
米		客	佐賀東部水道企業団 殿
階		先	排水（その7）工事 一宮（排水設備）工事一
設計	水道機工株式会社	図	排水サイフォン詳細図
尺	1	度	20
水道機工株式会社		番	FAX 1-1181

A B C D E F G H I J

250  
600  
200  
600  
400

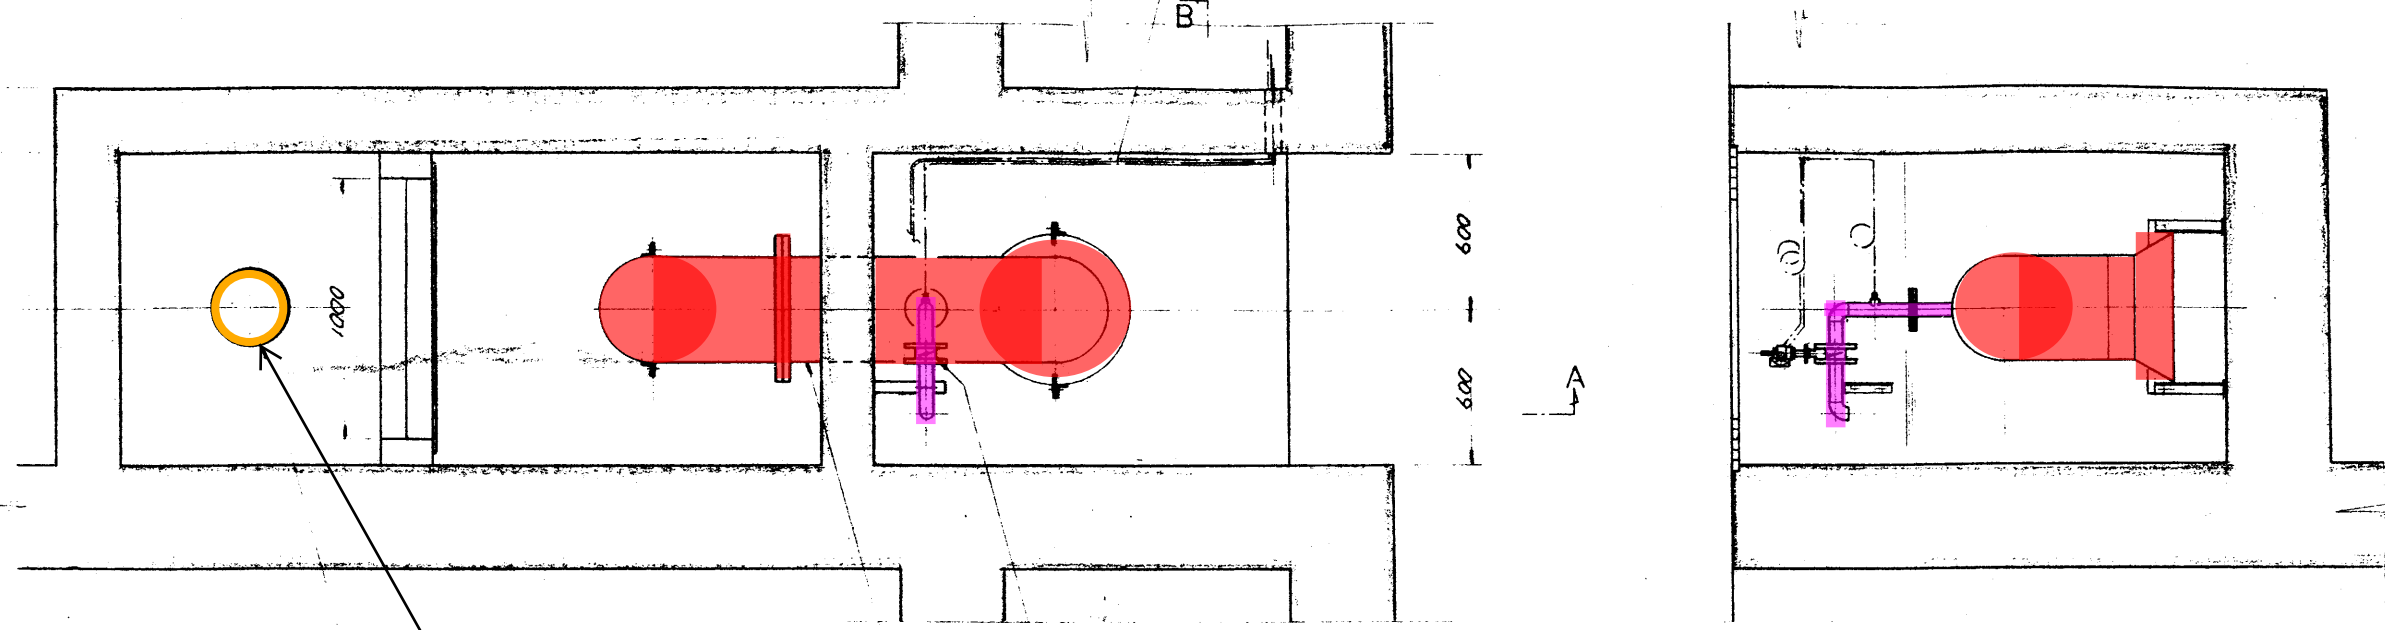

B-B 断面図

流入枝管 300<sup>A</sup> SGP 黒

流入枝管塗装箇所

50<sup>A</sup> 空封トラップ 排気管  
空封トラップ 400<sup>A</sup> SGP 黒


排水サイフォン吸排気管塗装箇所

原本流入セキ (SUS 304)

空封トラップ管塗装箇所

流入枝管塗装箇所

1000  
500

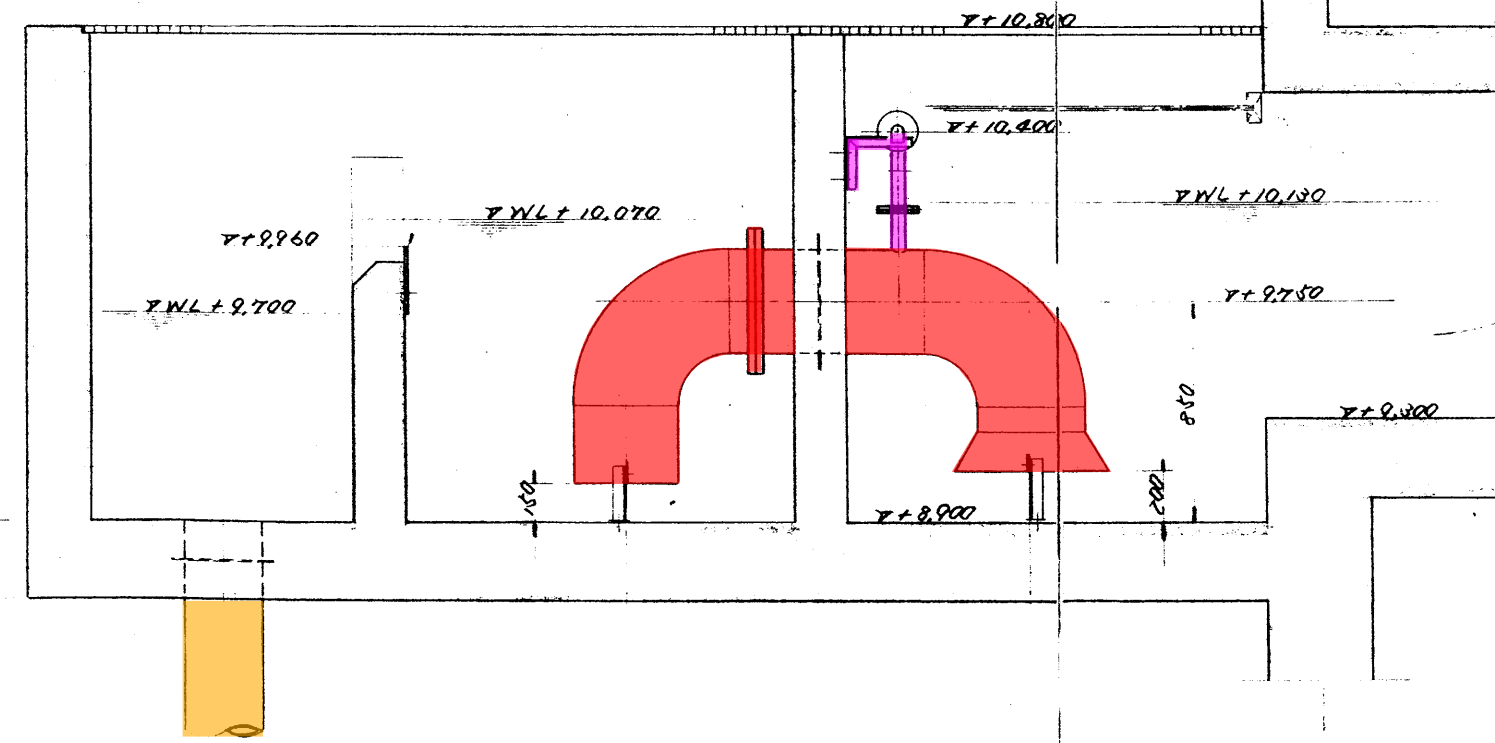

A-A 断面図

250 1000 200 1500 200 1600 400

Y+6,500

品名	数量	単位	備考
J0 CF1-1300	1	個	空封トラップ詳細図
客 佐賀東部水道企業団 殿 先 神水機工株式会社 設計 58.7.10 校核 58.7.9 名 北川 石塚			
水道機工株式会社		FAX 2-1180	